


PARTICOLARE GIUNTO ANTISISMICO PER TUBAZIONI Scala 1:10

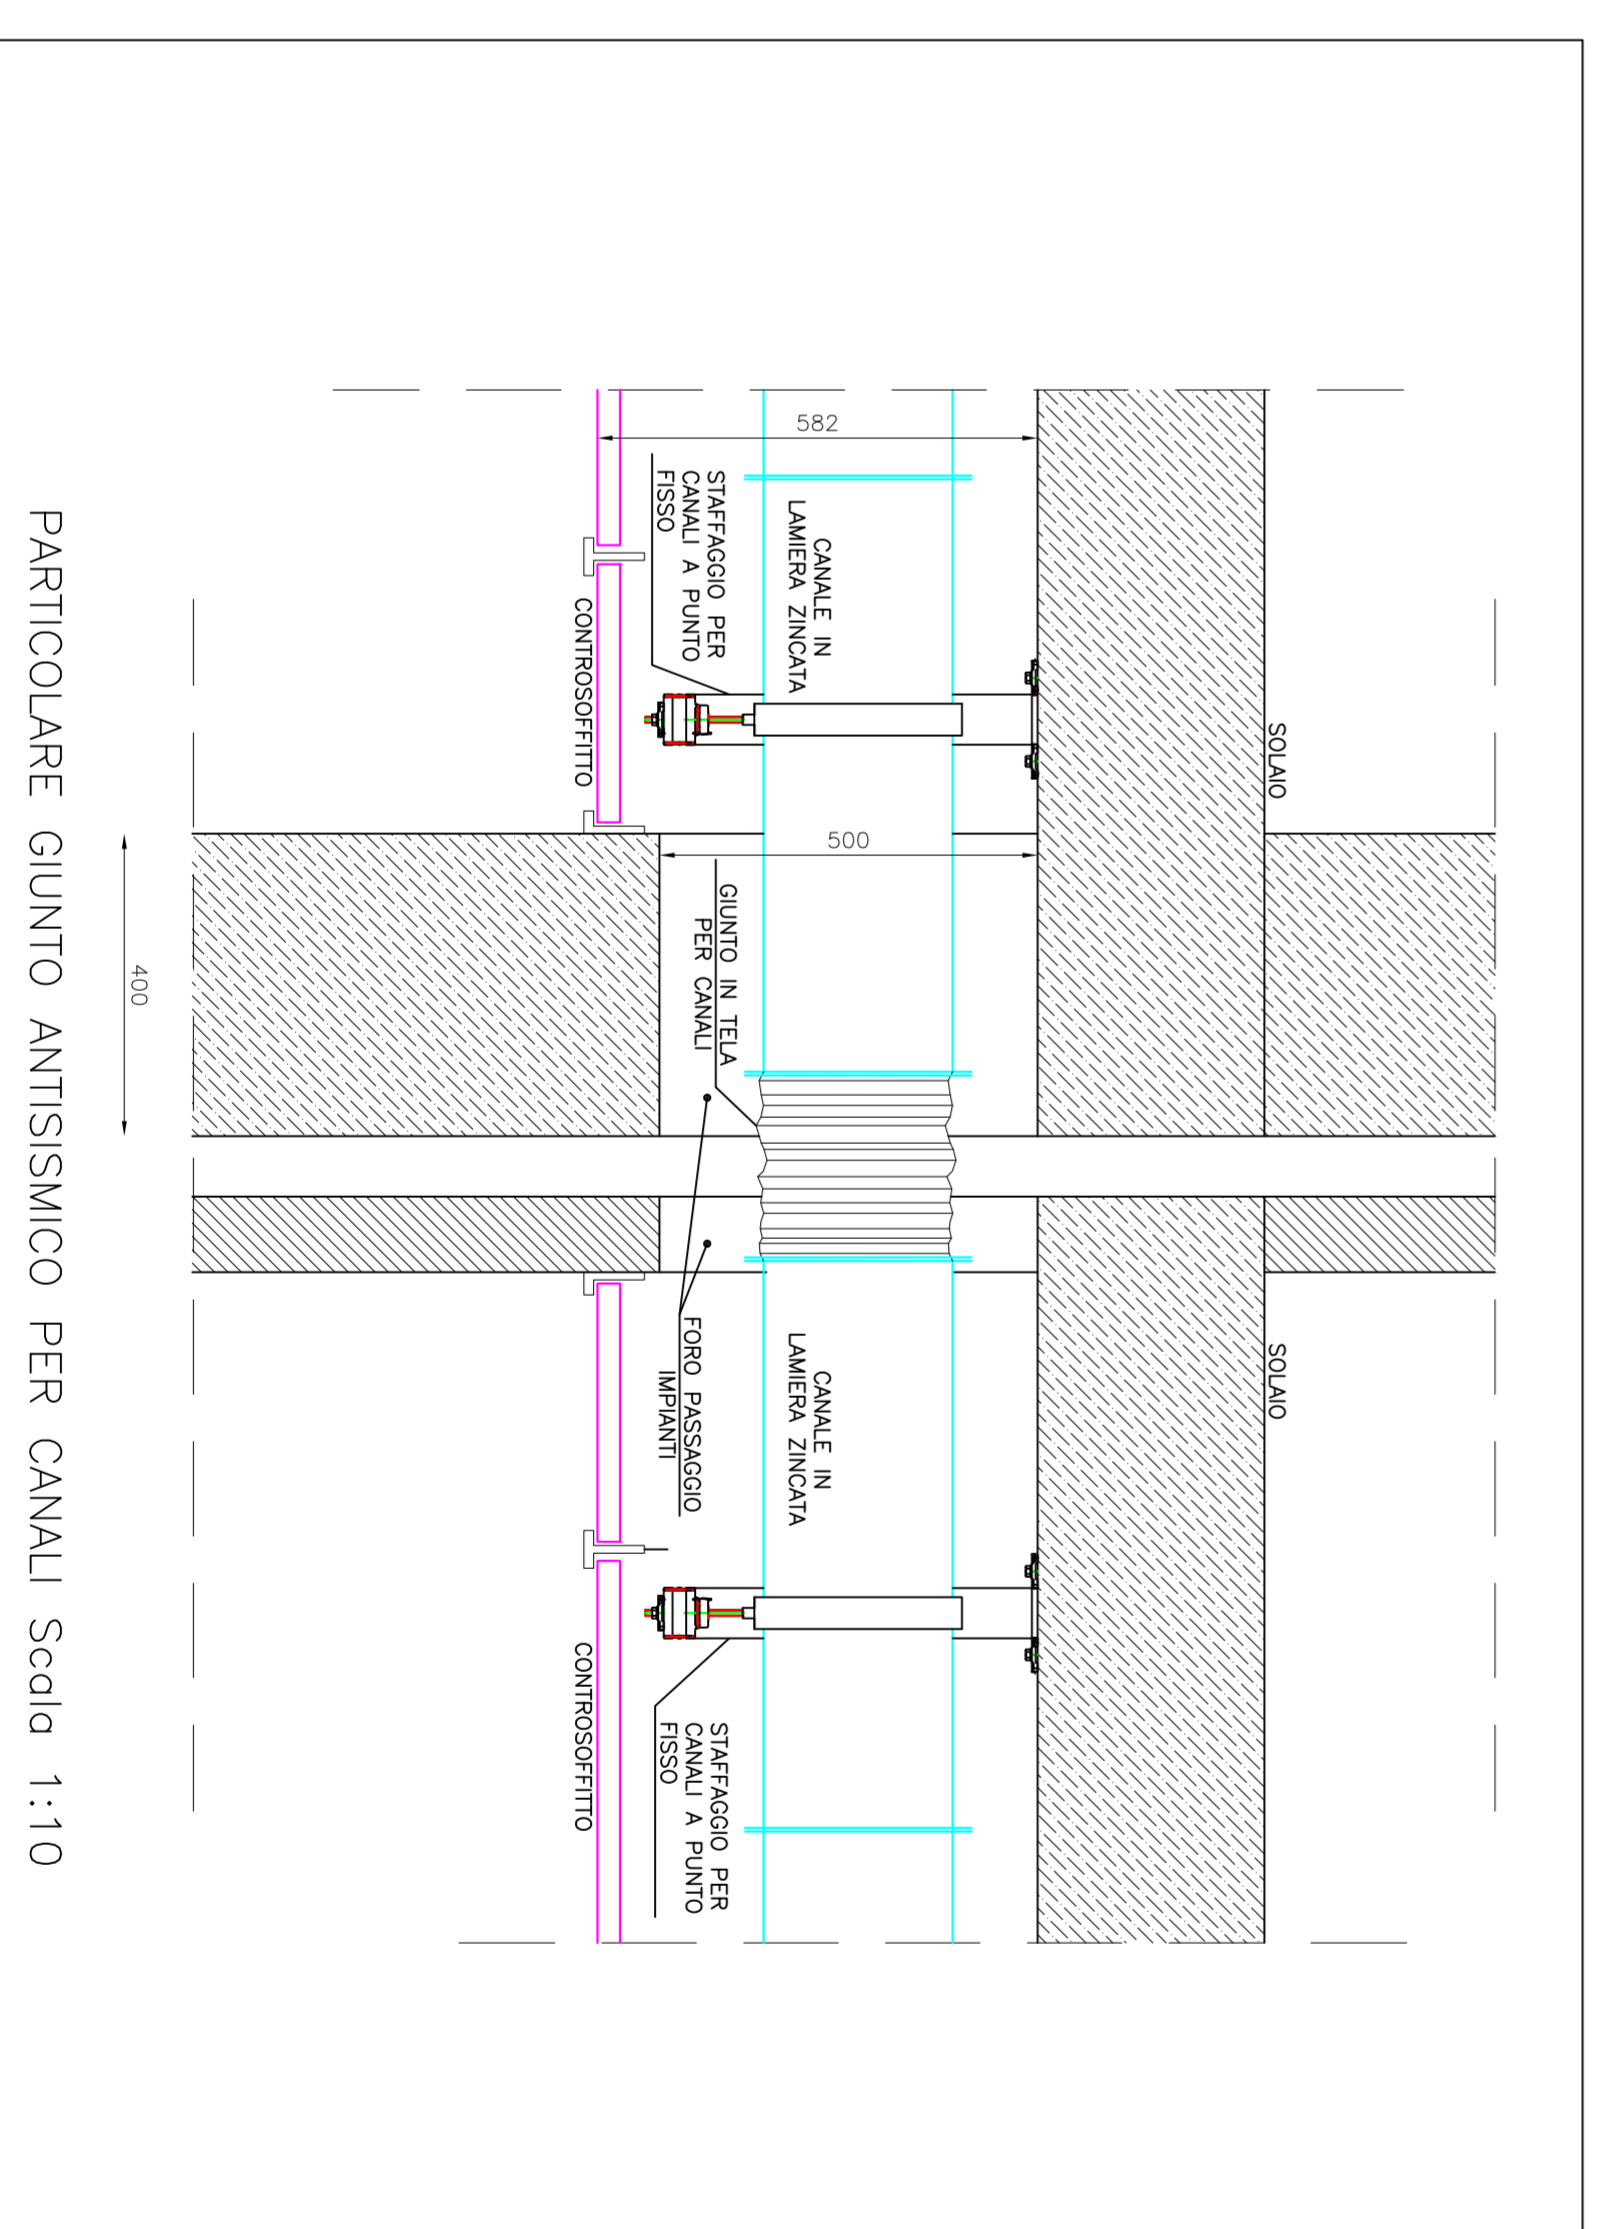

PARTICOLARE GIUNTO ANTISISMICO PER CANALI Scala 1:10

ASL
Azienda Sanitaria
 AZIENDA UNITA SANITARIA LOCALE VITERBO - VIA ENRICO FERMI, 15 - 01100 VITERBO - P.IVA 0145579562

**RISTRUTTURAZIONE, ADEGUAMENTO
 E MESSA A NORMA
 DELL'OSPEDALE DI CIVITA CASTELLANA (VT)**

**FASE 3: PRONTO SOCCORSO
 - PROGETTO ESECUTIVO -**

RESPONSABILE UNICO DEL PROCEDIMENTO
 - Arch. Marco Iobbi
PROGETTAZIONE:
 - Arch. Giuseppe Manara
 Via del Babuino, 107 - 00187 Roma
 - Ing. Vittorio Cassani
 Via Muzio Clementi, 70 - 00193 Roma
 - Ing. Massimo Aidunni
 Viale Ippolito Nievo, 51 - 01100 Viterbo
COORDINATORE ALLA SICUREZZA:
 - Ing. Vittorio Cassani
 Via Muzio Clementi, 70 - 00193 Roma

OGGETTO:		TAVOLA	
IMPIANTO DI CLIMATIZZAZIONE PARTICOLARI COSTRUTTIVI		MT.05	
DATA:	AGG.:	DATA:	DISPOSIZIONI:
MARZO 2012	01	13/2012	
	02	09/2014	
	03	03/2015	
SCALA:		DATA PROGETTO:	
		MARZO 2012	

PARTICOLARE STAFFAGGIO TUBAZIONI E CANALI Scala 1:10